


- 圖例說明
- ⊙ 手提乾粉滅火器\*28
  - ⊕ 自動乾粉滅火器\*18 (藥劑更新)

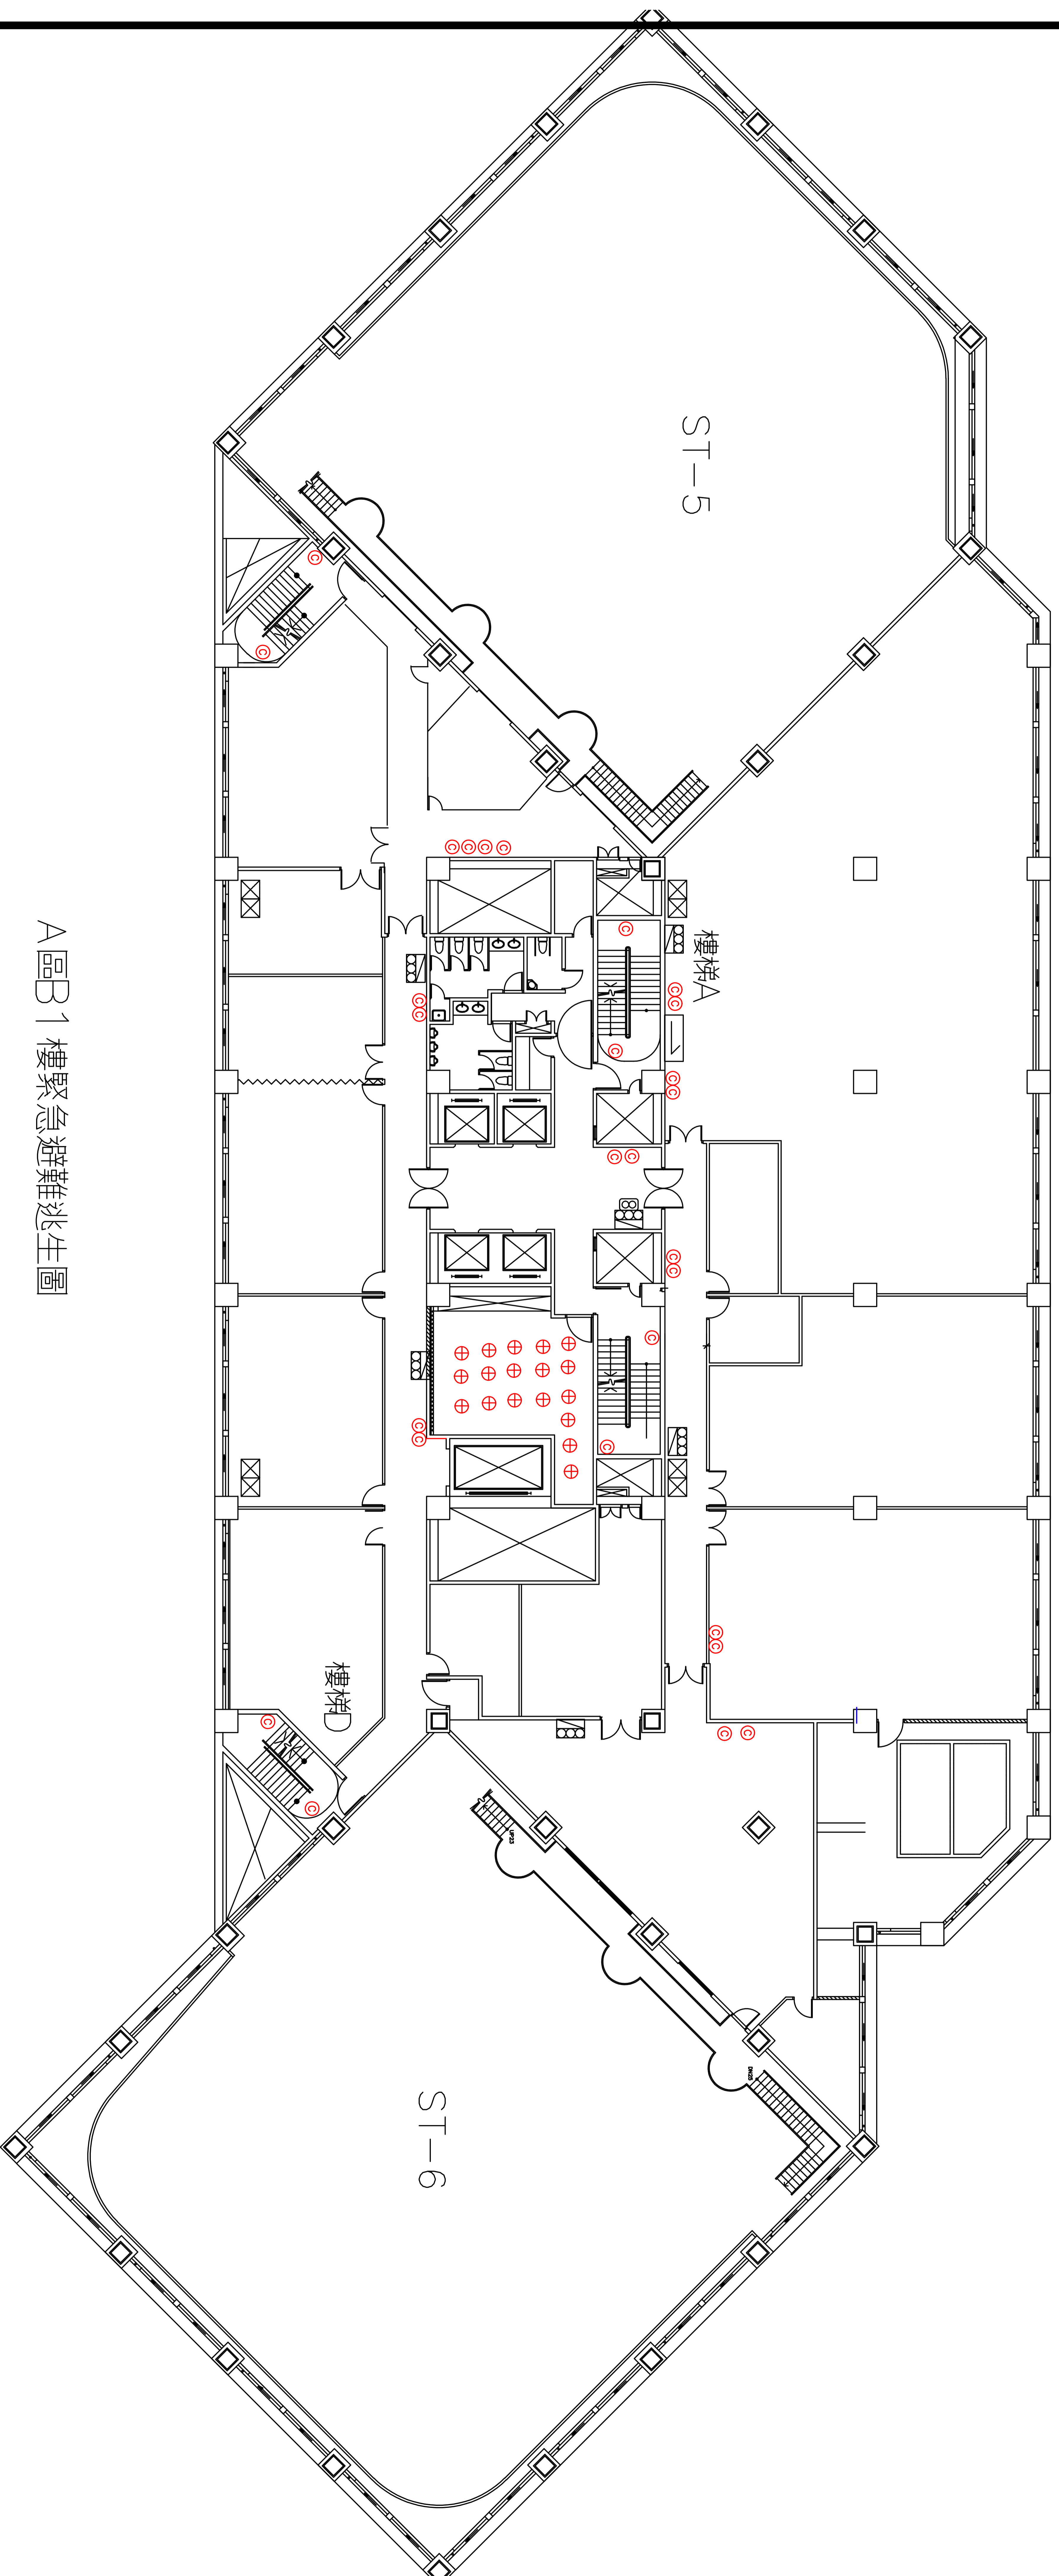

A區B1樓緊急避難逃生圖

修正 REVISION	內容 DESCRIPTION	日期 DATE	核准 APPROVED BY	繪圖 DRAWING BY	日期 DATE	設計 DESIGNED BY	日期 DATE	核准 DRAWING BY	日期 DATE	圖號 DRAWING BY	圖序 SHEET NO.
					107.12					公視A區水電消防工程	
										地下一層消防設備平面圖	

財團法人公共電視文化事業基金會  
中樞室 電話 226301846