


圖例說明

- ◎ 手提乾粉滅火器\*17
- ⊕ 自動乾粉滅火器\*14

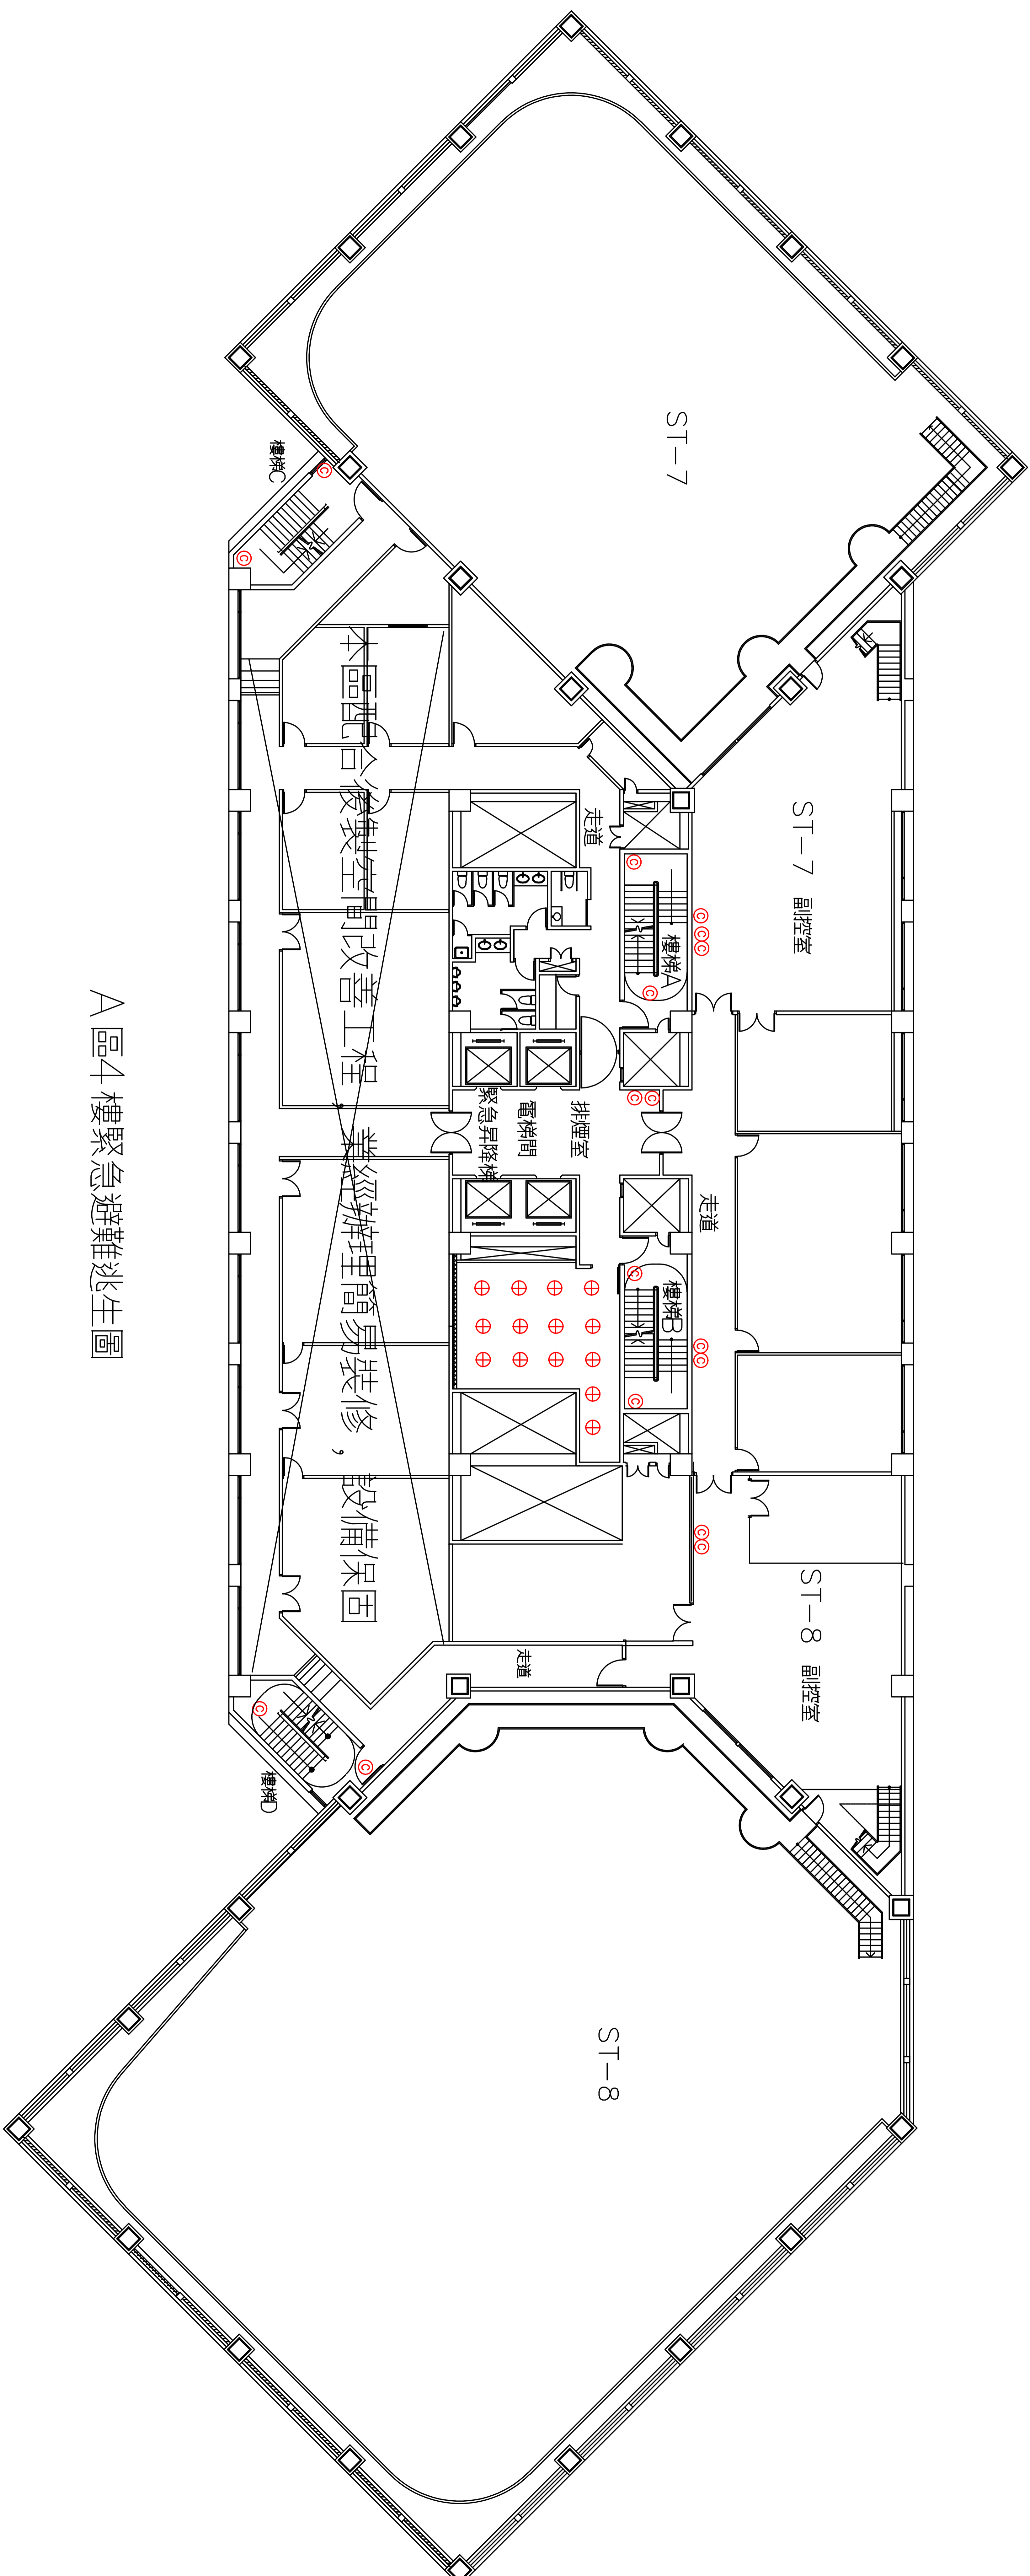

A區4樓緊急避難逃生圖

修正 REVISION	內容 DESCRIPTION	日期 DATE	核准 APPROVED BY

財團法人公共電視文化事業基金會

中控室 電話 26338166

繪圖 DRAWING BY	日期 DATE	核准 DRAWING BY	日期 DATE
	107.12		
設計 DESIGNED BY <td>日期 DATE</td> <td>核准 DESIGNED BY <td>日期 DATE</td> </td>	日期 DATE	核准 DESIGNED BY <td>日期 DATE</td>	日期 DATE

公視A區水電消防工程

肆層消防設備平面圖

圖號 DRAWING BY	圖序 SHEET NO.