


圖例說明

- ◎ 乾粉滅火器*14 (更換新品)
- ⊕ 自動乾粉滅火器*101 (變體更新)

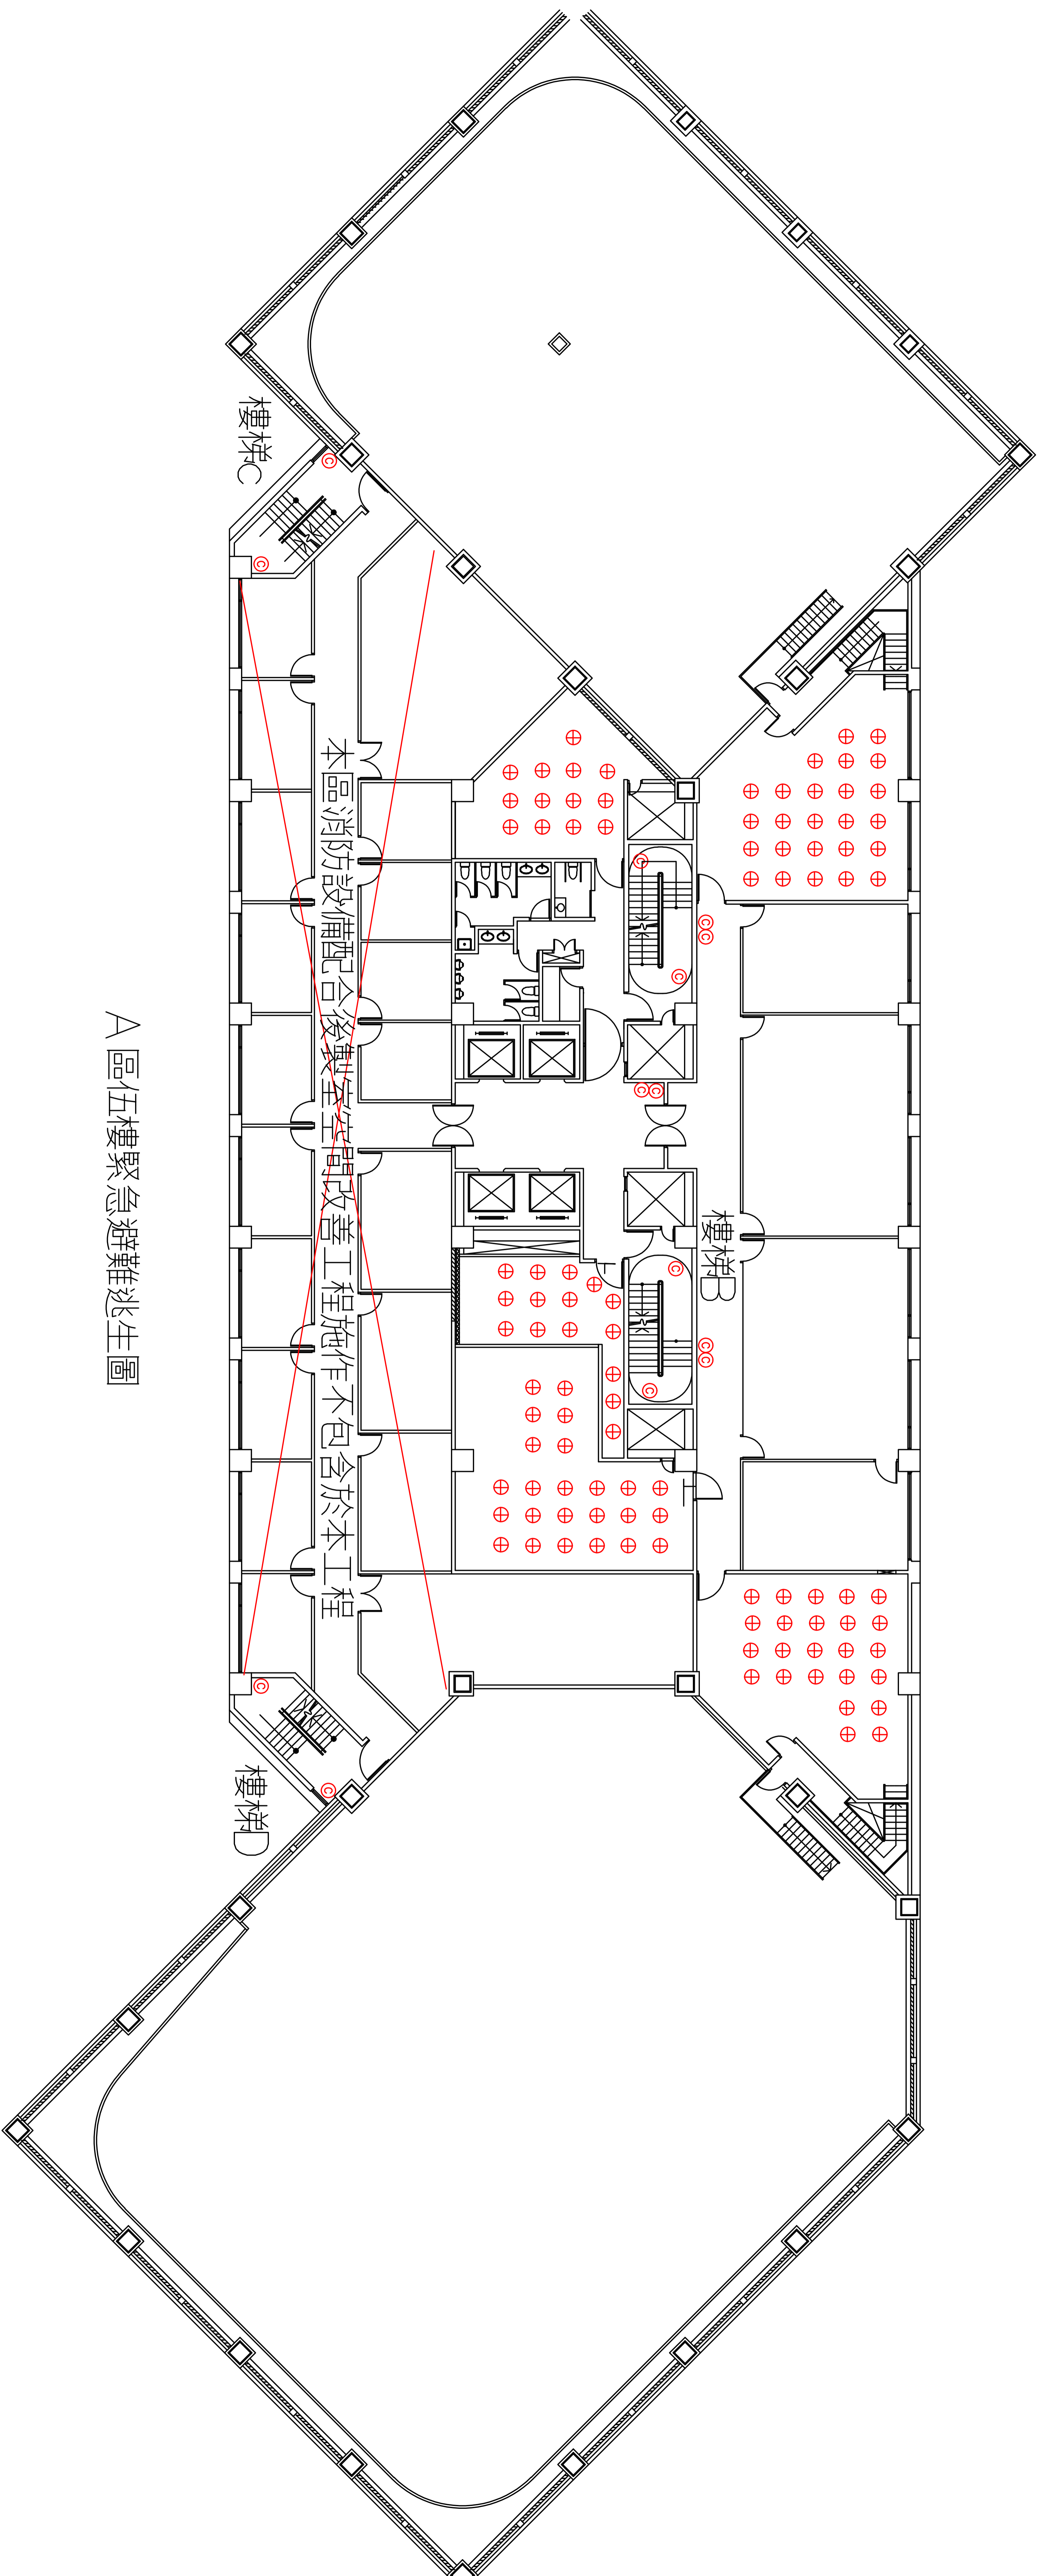

A區五樓緊急避難逃生圖

修正 REVISION	內容 DESCRIPTION	日期 DATE	核准 APPROVED BY
----------------	-------------------	------------	-------------------

財團法人公共電視文化事業基金會

中樞室 電話 26338166

繪圖 DRAWING BY	日期 DATE	校核 DRAWING BY	日期 DATE
	107.12		
設計 DESIGNED BY	日期 DATE	核准 DESIGNED BY	日期 DATE

公視A區水電消防工程

五層消防設備平面圖

圖號 DRAWING BY	圖子 SHEET NO.
------------------	-----------------