


圖例說明

- ⊙ 手提乾粉滅火器*22
- ⊕ 自動乾粉滅火器*75

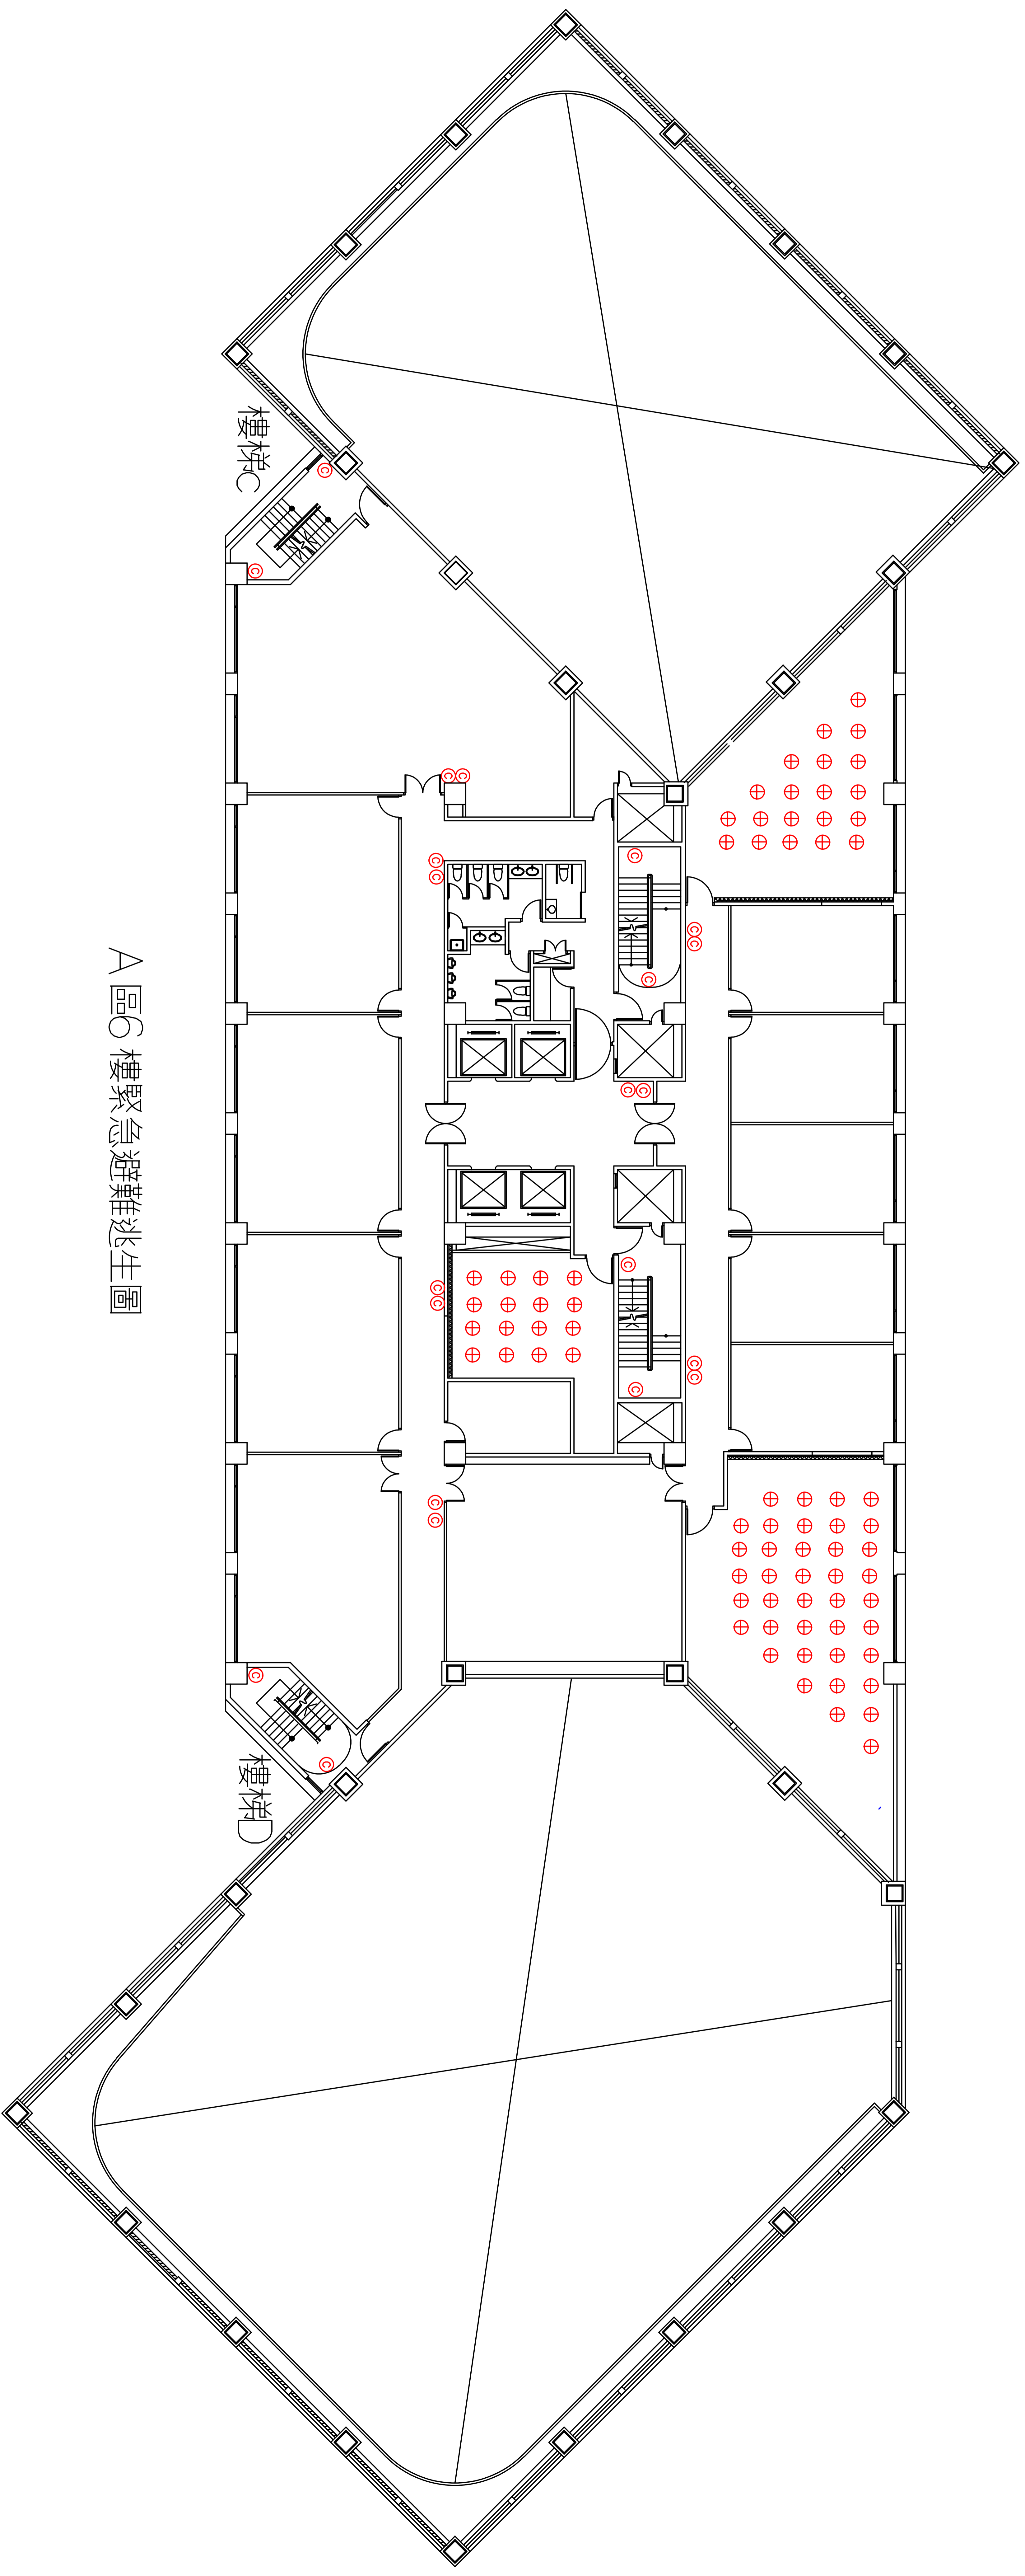

A區6樓緊急避難逃生圖

修正 REVISION	內容 DESCRIPTION	日期 DATE	核准 APPROVED BY

財團法人公共電視文化事業基金會
中樞室 電話 26338166

繪圖 DRAWING BY	日期 DATE	核准 DRAWING BY	日期 DATE
	107.12		
設計 DESIGNED BY	日期 DATE	核准 DESIGNED BY	日期 DATE

公視A區水電消防工程
陸層消防設備平面圖

圖號 DRAWING BY	圖字 SHEET NO.