



- 圖例說明
- ⊙ 手提乾粉滅火器*14
 - ⊕ 自動乾粉滅火器*14

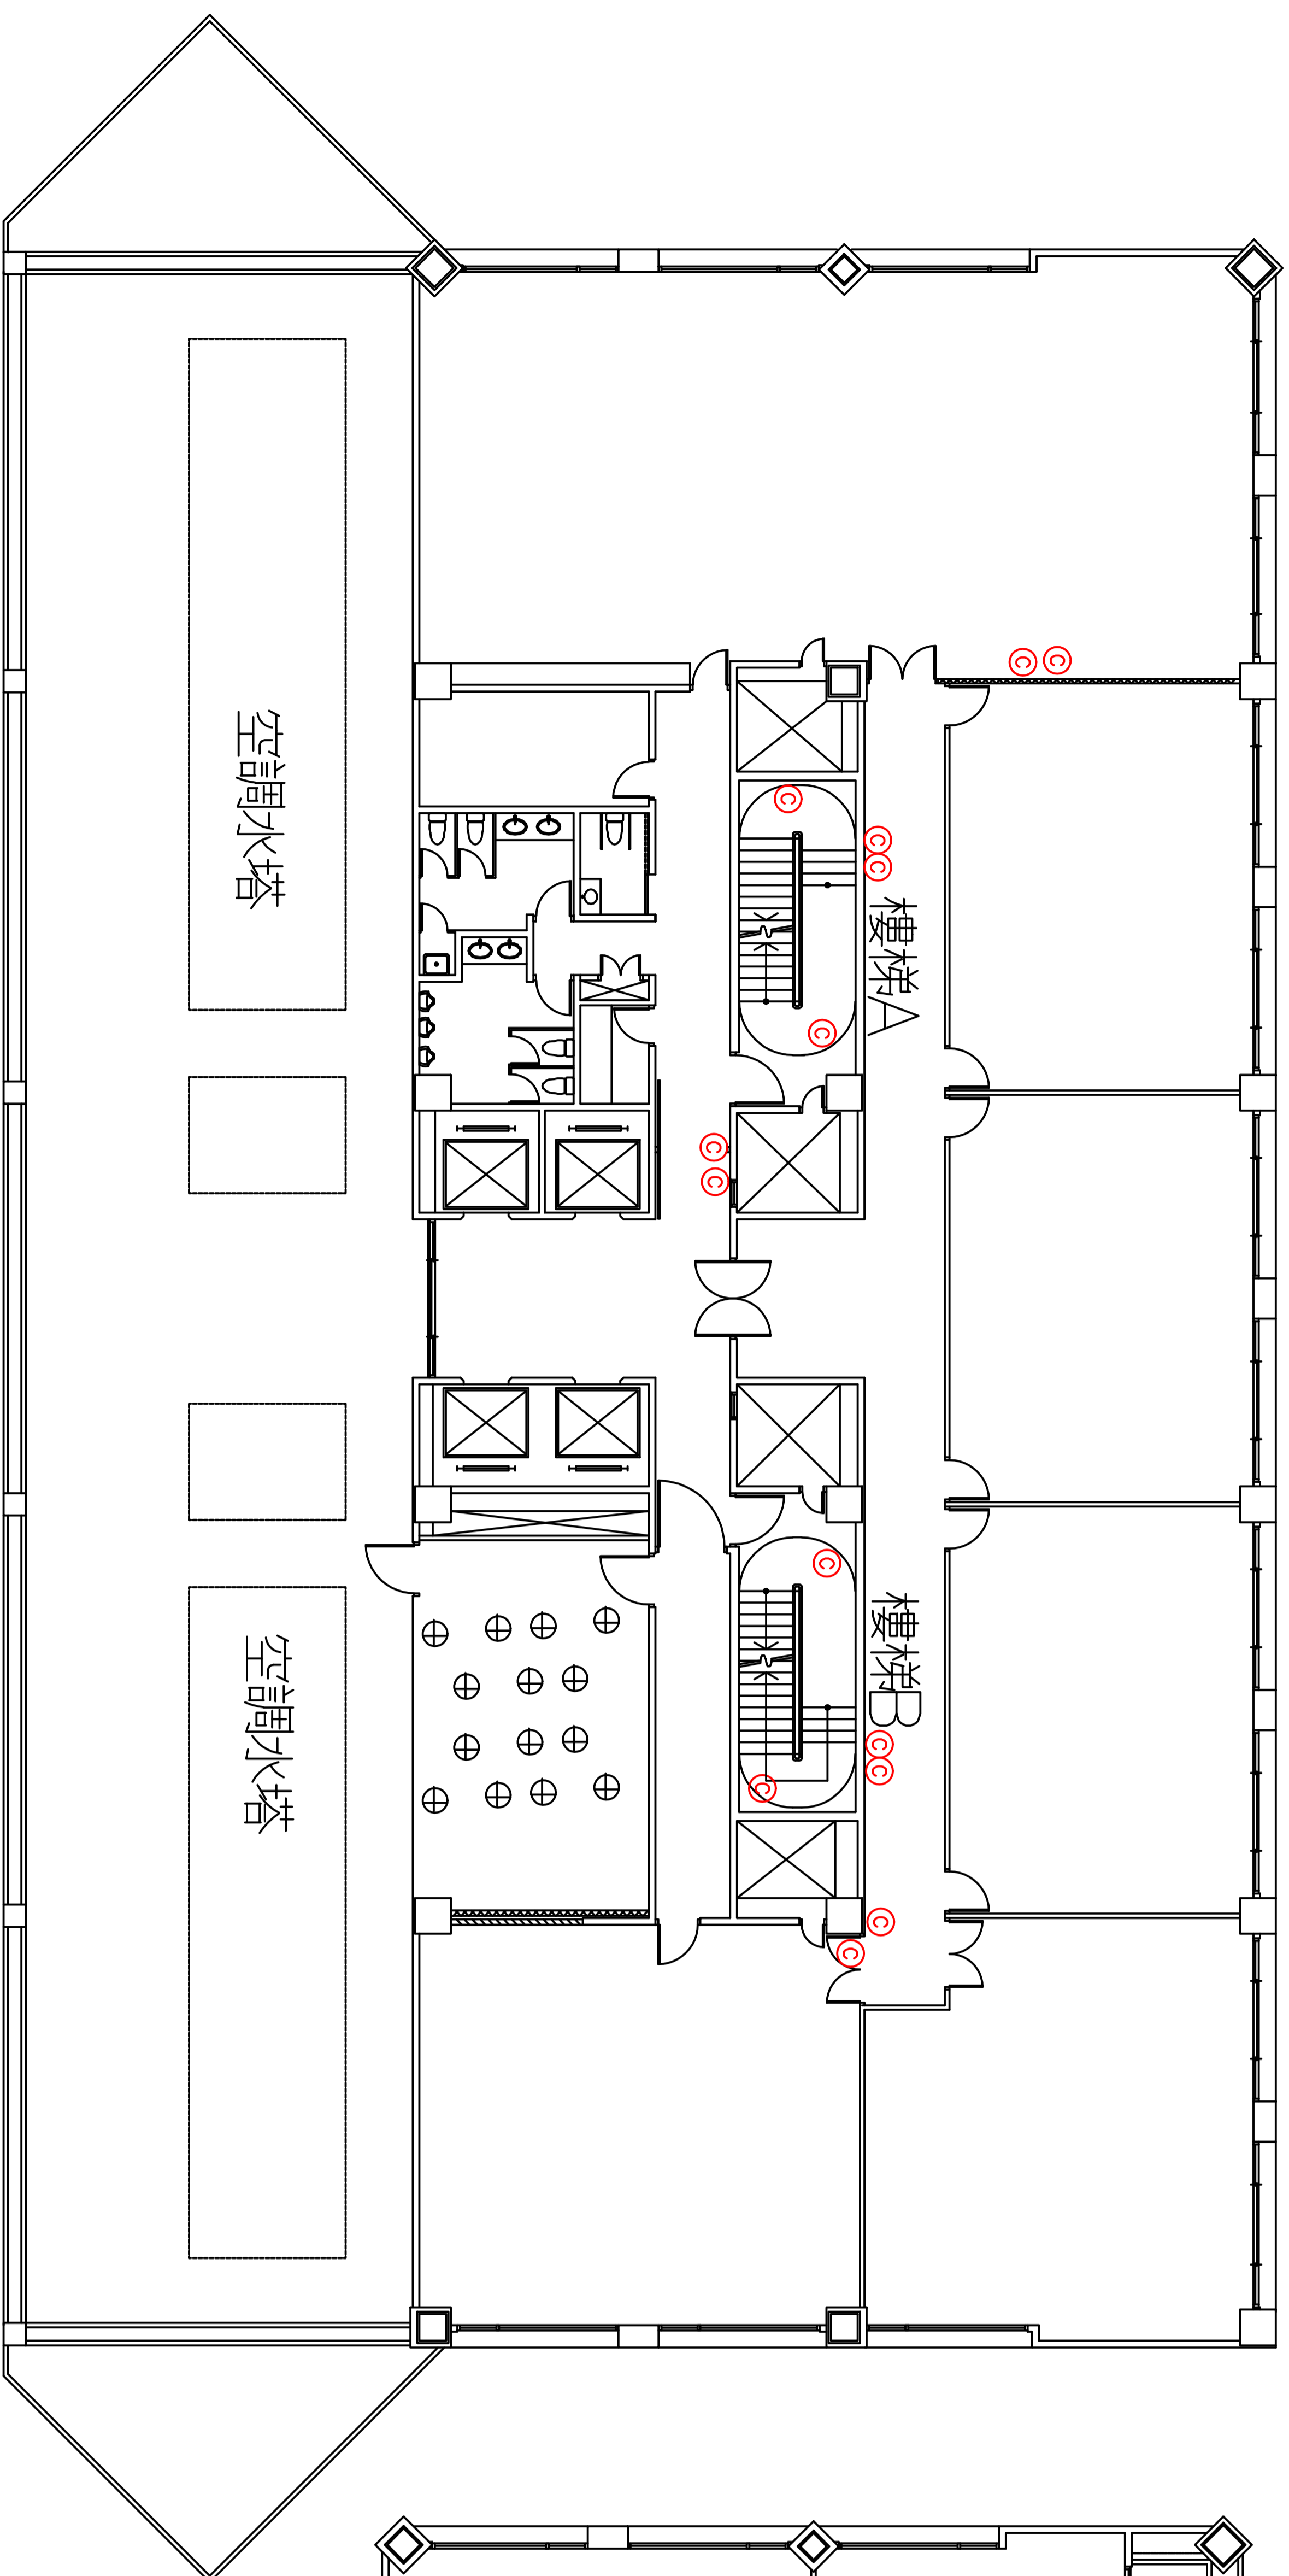

A區8樓緊急避難逃生圖

- 圖例說明
- ⊙ 手提乾粉滅火器*12
 - ⊕ 自動乾粉滅火器*18

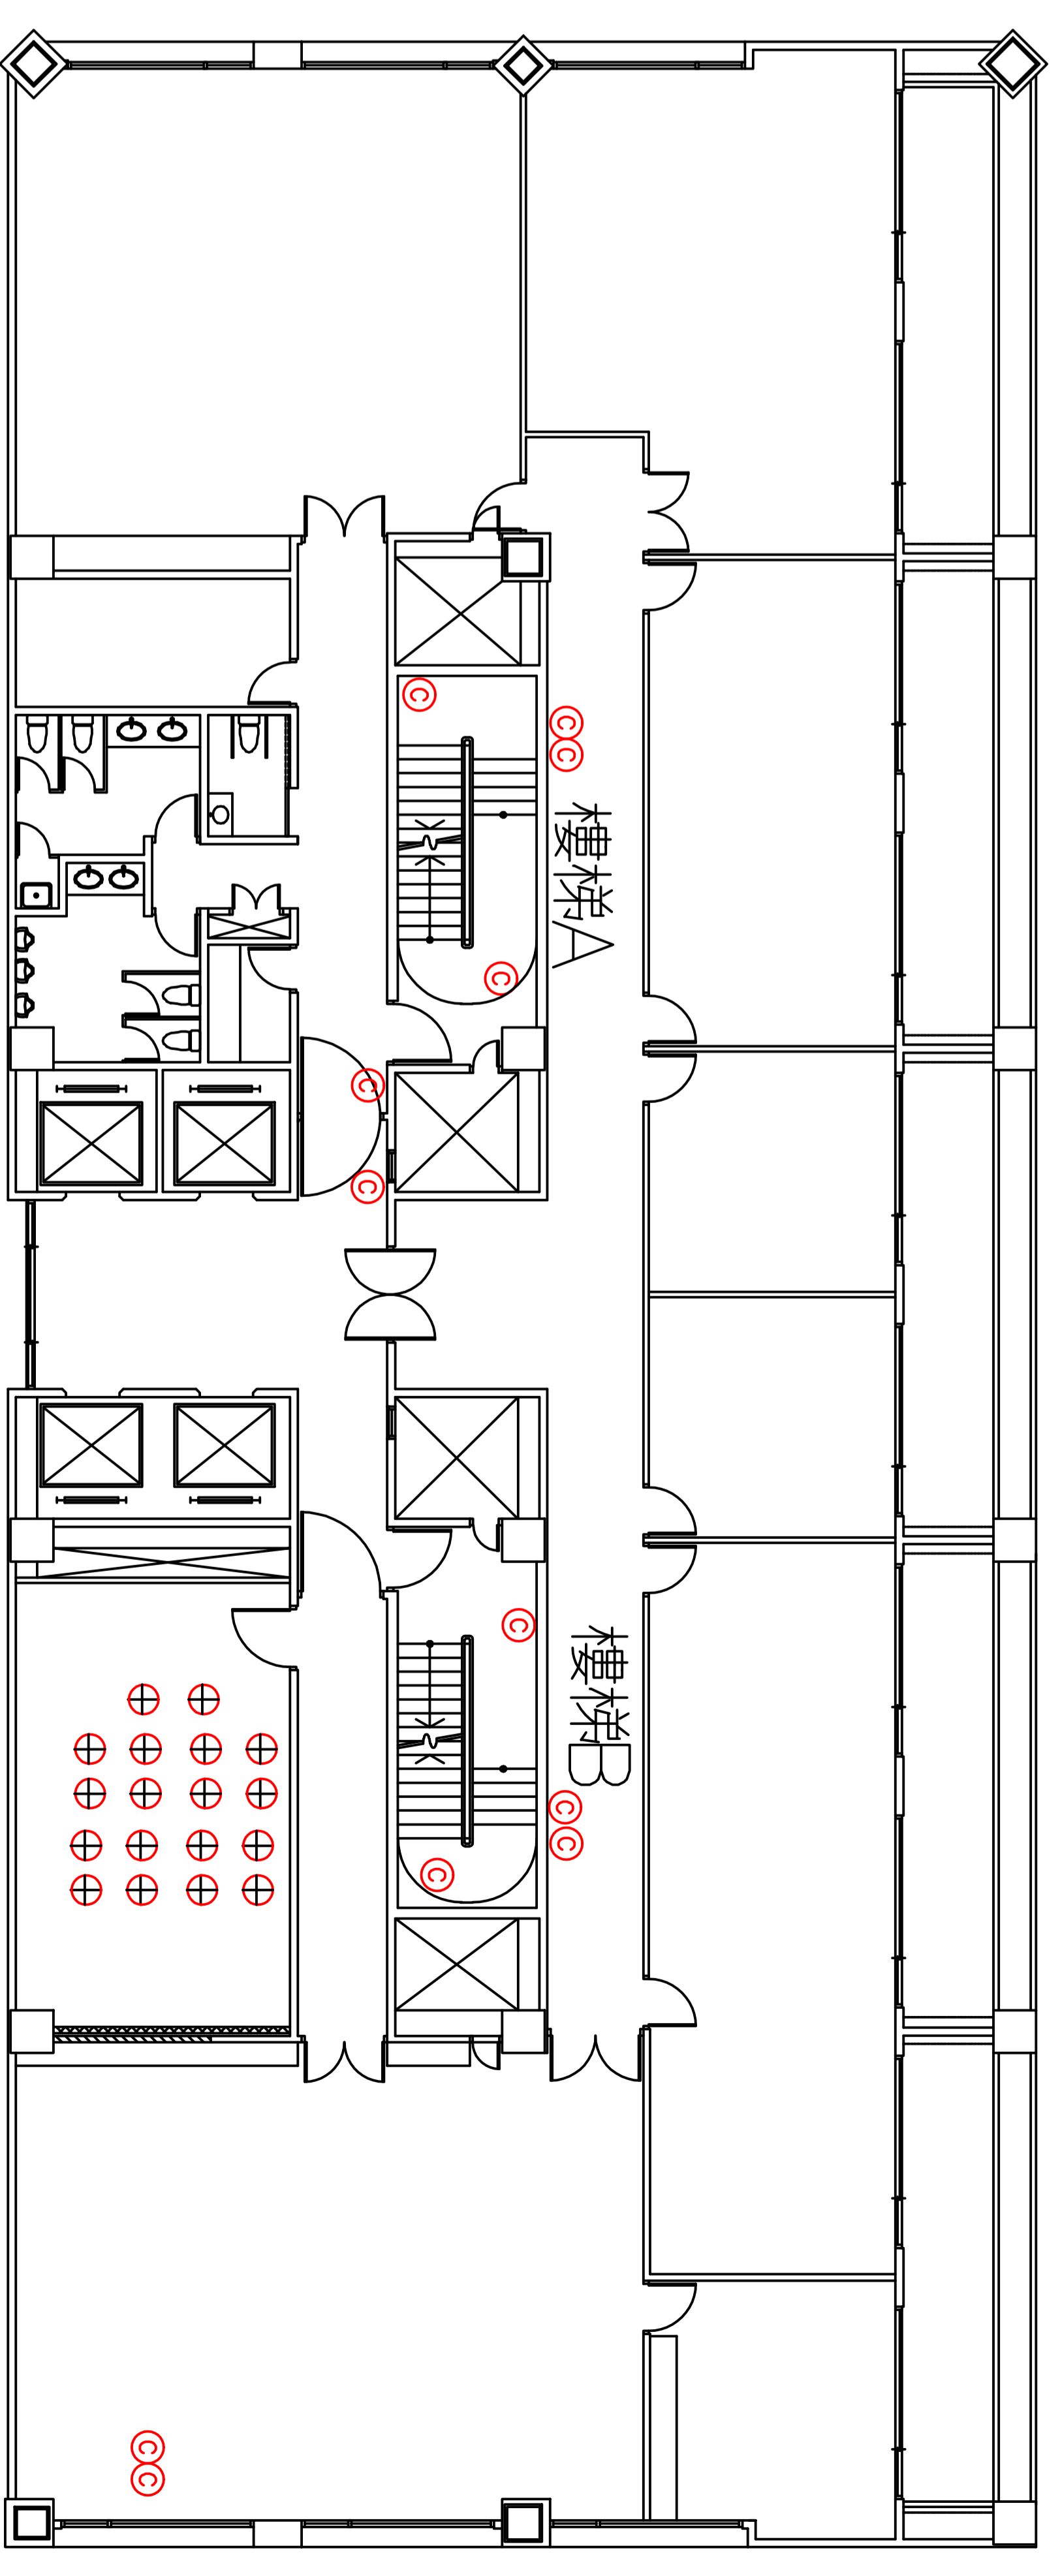

A區9樓緊急避難逃生圖

修正 REVISION	內容 DESCRIPTION	日期 DATE	核准 APPROVED BY	繪圖 DRAWING BY	日期 DATE	校核 DRAWING BY	日期 DATE	圖號 DRAWING BY	圖字 SHEET NO.
	財團法人公共電視文化事業基金會 中樞室 電話 26338165			107.12				公視A區水電消防工程	F-19
				設計 DESIGNED BY	日期 DATE	校核 DESIGNED BY	日期 DATE	捌,玖層消防設備平面圖	