


施工說明

- ⊕ 自動乾粉滅火器* 42 (藥劑換新)
- ⊙ 手提乾粉滅火器* 4

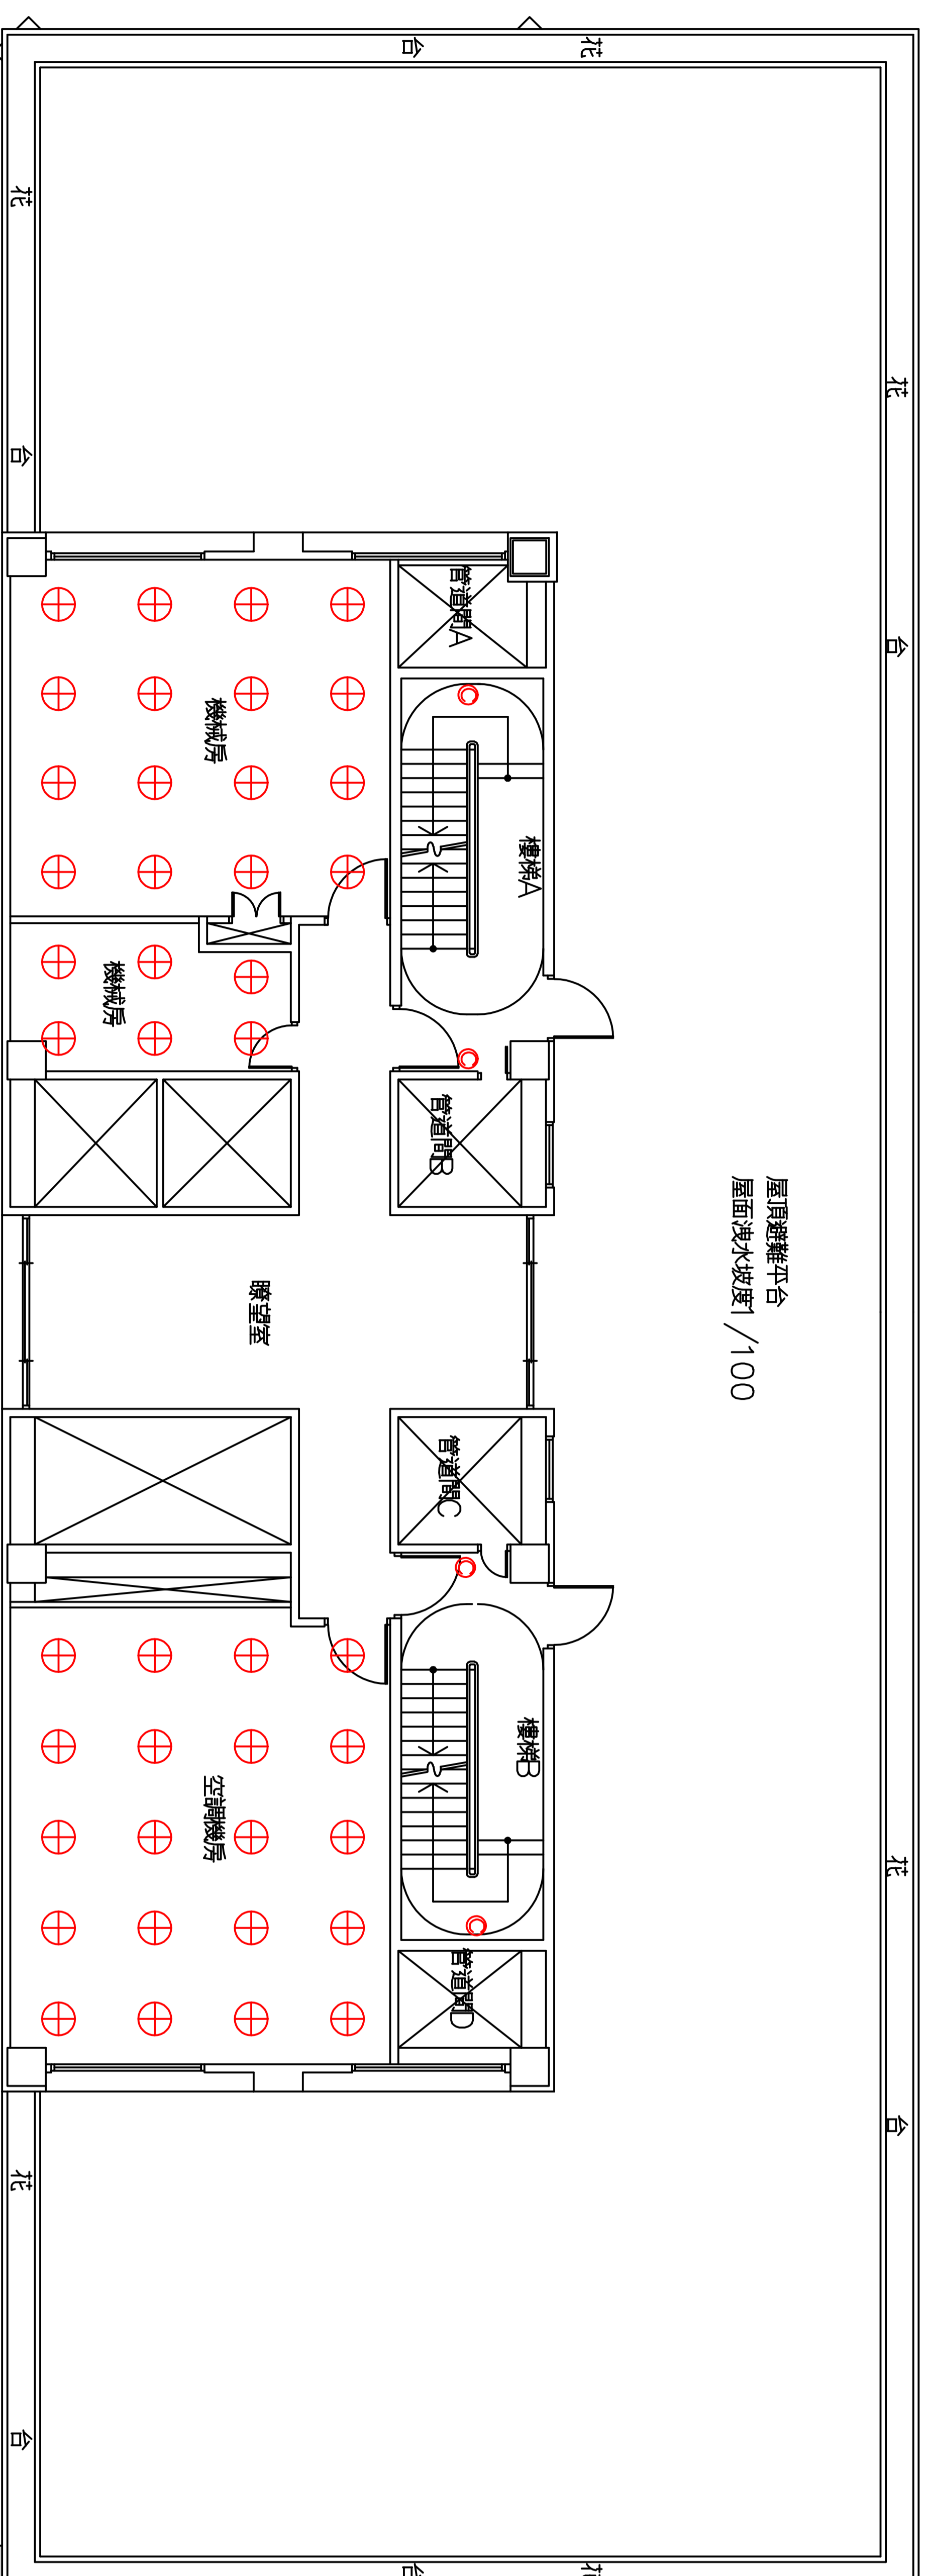


屋頂壹層消防設備平面圖

註：1.管線詳昇位圖

施工說明

- ⊕ 自動乾粉滅火器* 30
- ⊙ 手提乾粉滅火器* 4

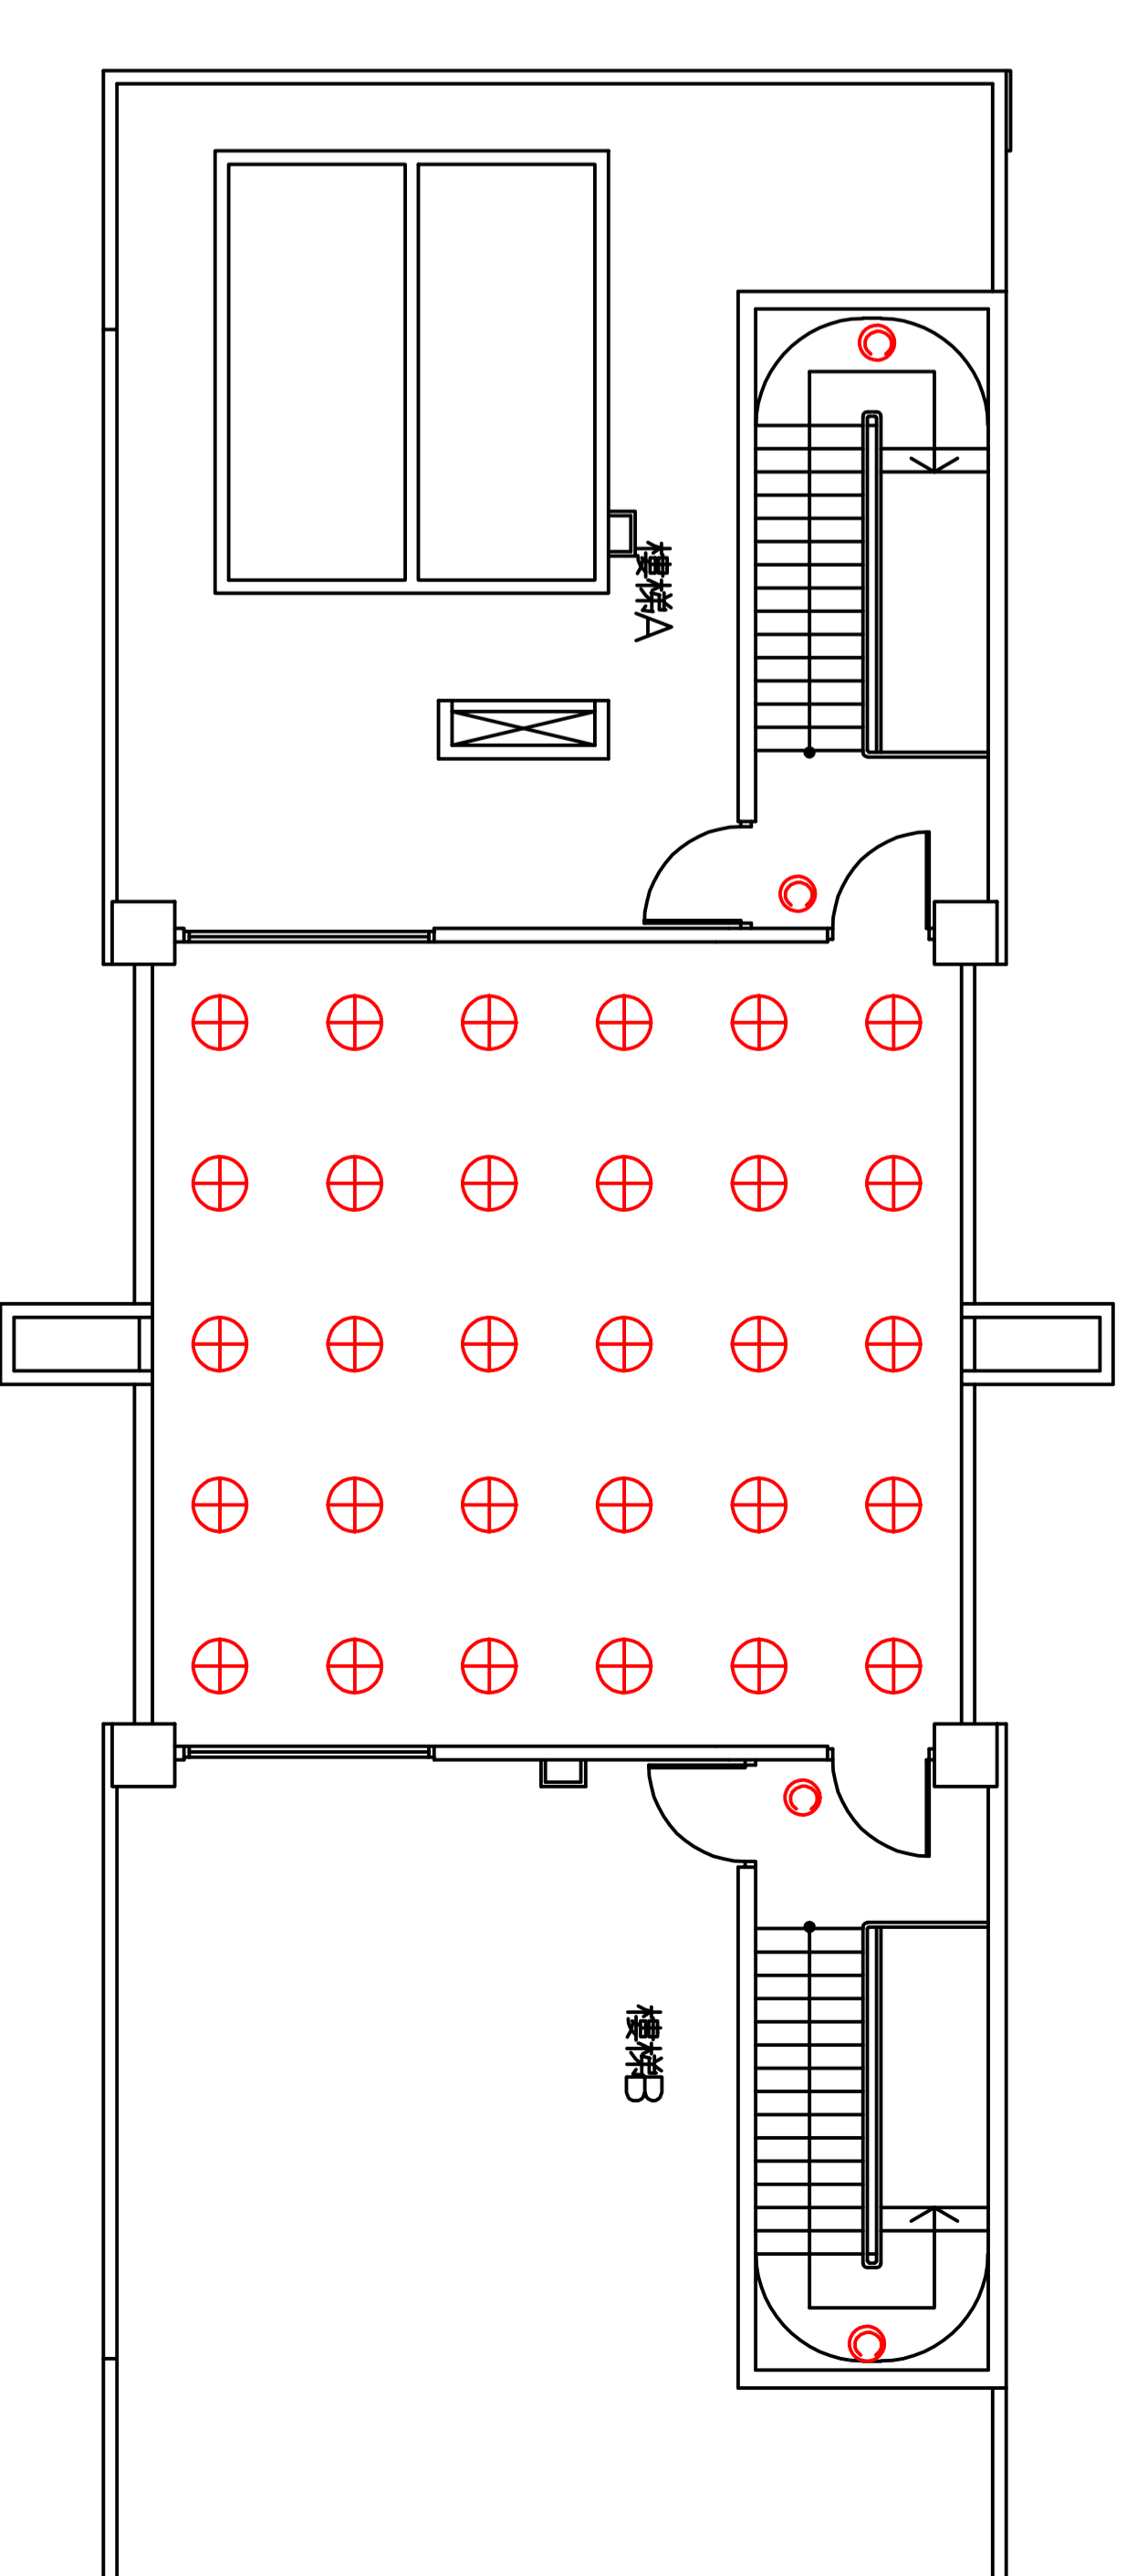

屋頂貳層消防設備平面圖

註：1.管線詳昇位圖

修正 REVISION	內容 DESCRIPTION	日期 DATE	核准 APPROVED BY	繪圖 DRAWING BY	日期 DATE	校核 DRAWING BY	日期 DATE	圖號 DRAWING BY	圖序 SHEET NO.
	財團法人公共文化事業基金會			設計 DATE	107.12	核准 DATE		公視A區水電消防工程	F-20
	中樞室 電話26338166			日期 DATE		日期 DATE		屋頂壹層, 貳層消防設備平面圖	