


施工說明

- ⊙ 手提乾粉滅火器\* 46
- ⊕ 自動乾粉滅火器\* 30

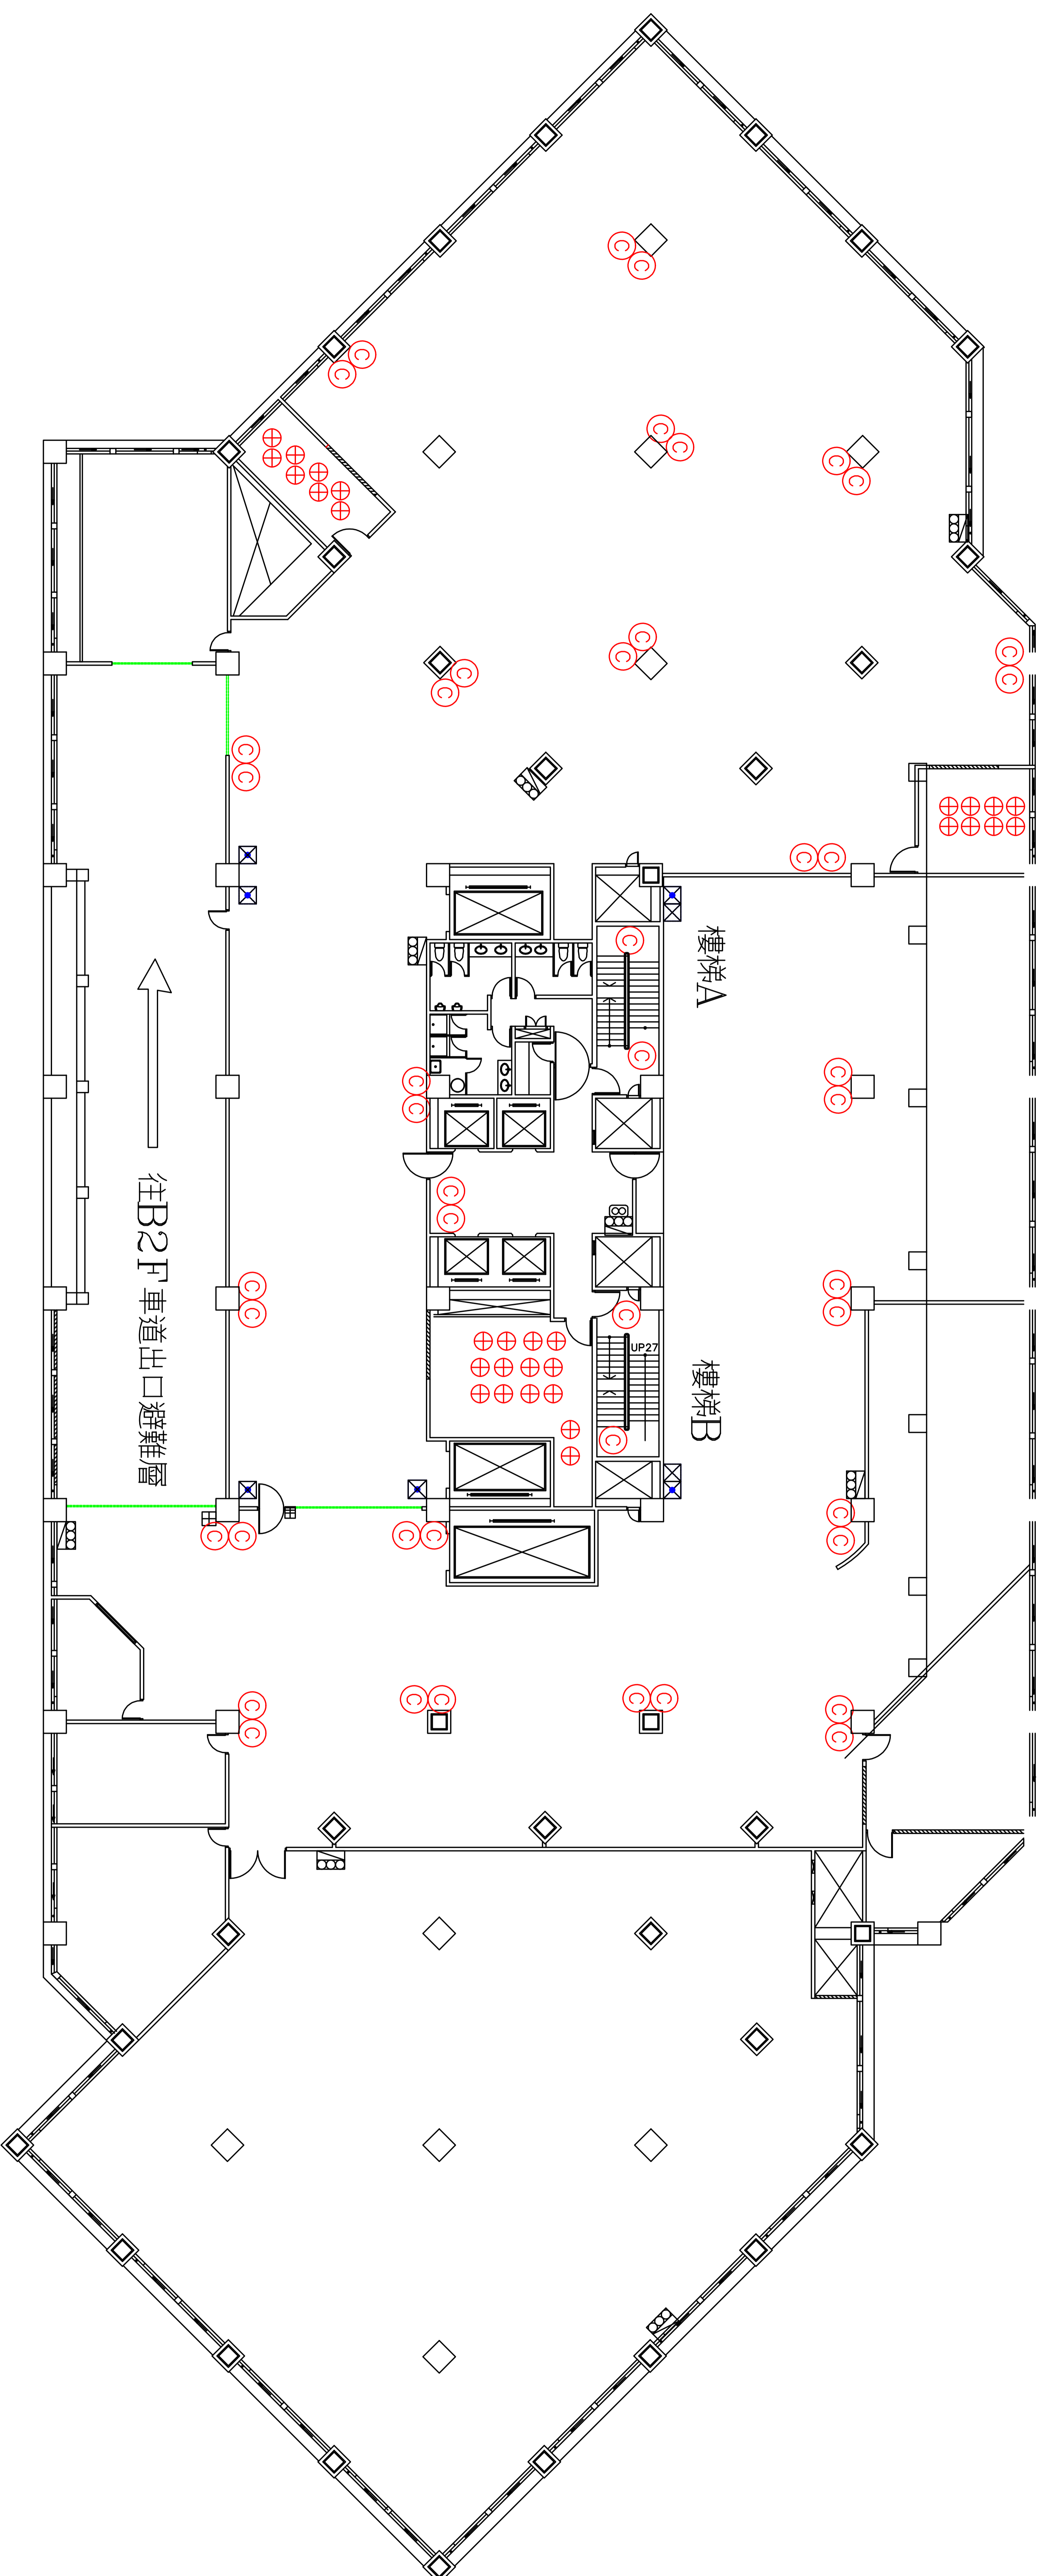

A區地下3樓緊急避難逃生圖

S:1/200

修正 REVISION	內容 DESCRIPTION	日期 DATE	核准 APPROVED BY	繪圖 DRAWING BY	日期 DATE	設計 DESIGNED BY	日期 DATE	核准 DRAWING BY	日期 DATE	圖號 DRAWING BY	F-8
	財團法人公共電視文化事業基金會 中控室			107.12						地下三層消防設備平面圖	
	電話26301846									圖字 SHEET NO.	