


圖例說明

- ◎ 乾粉滅火器*18
- ⊕ 懸吊式自動乾粉滅火器*113

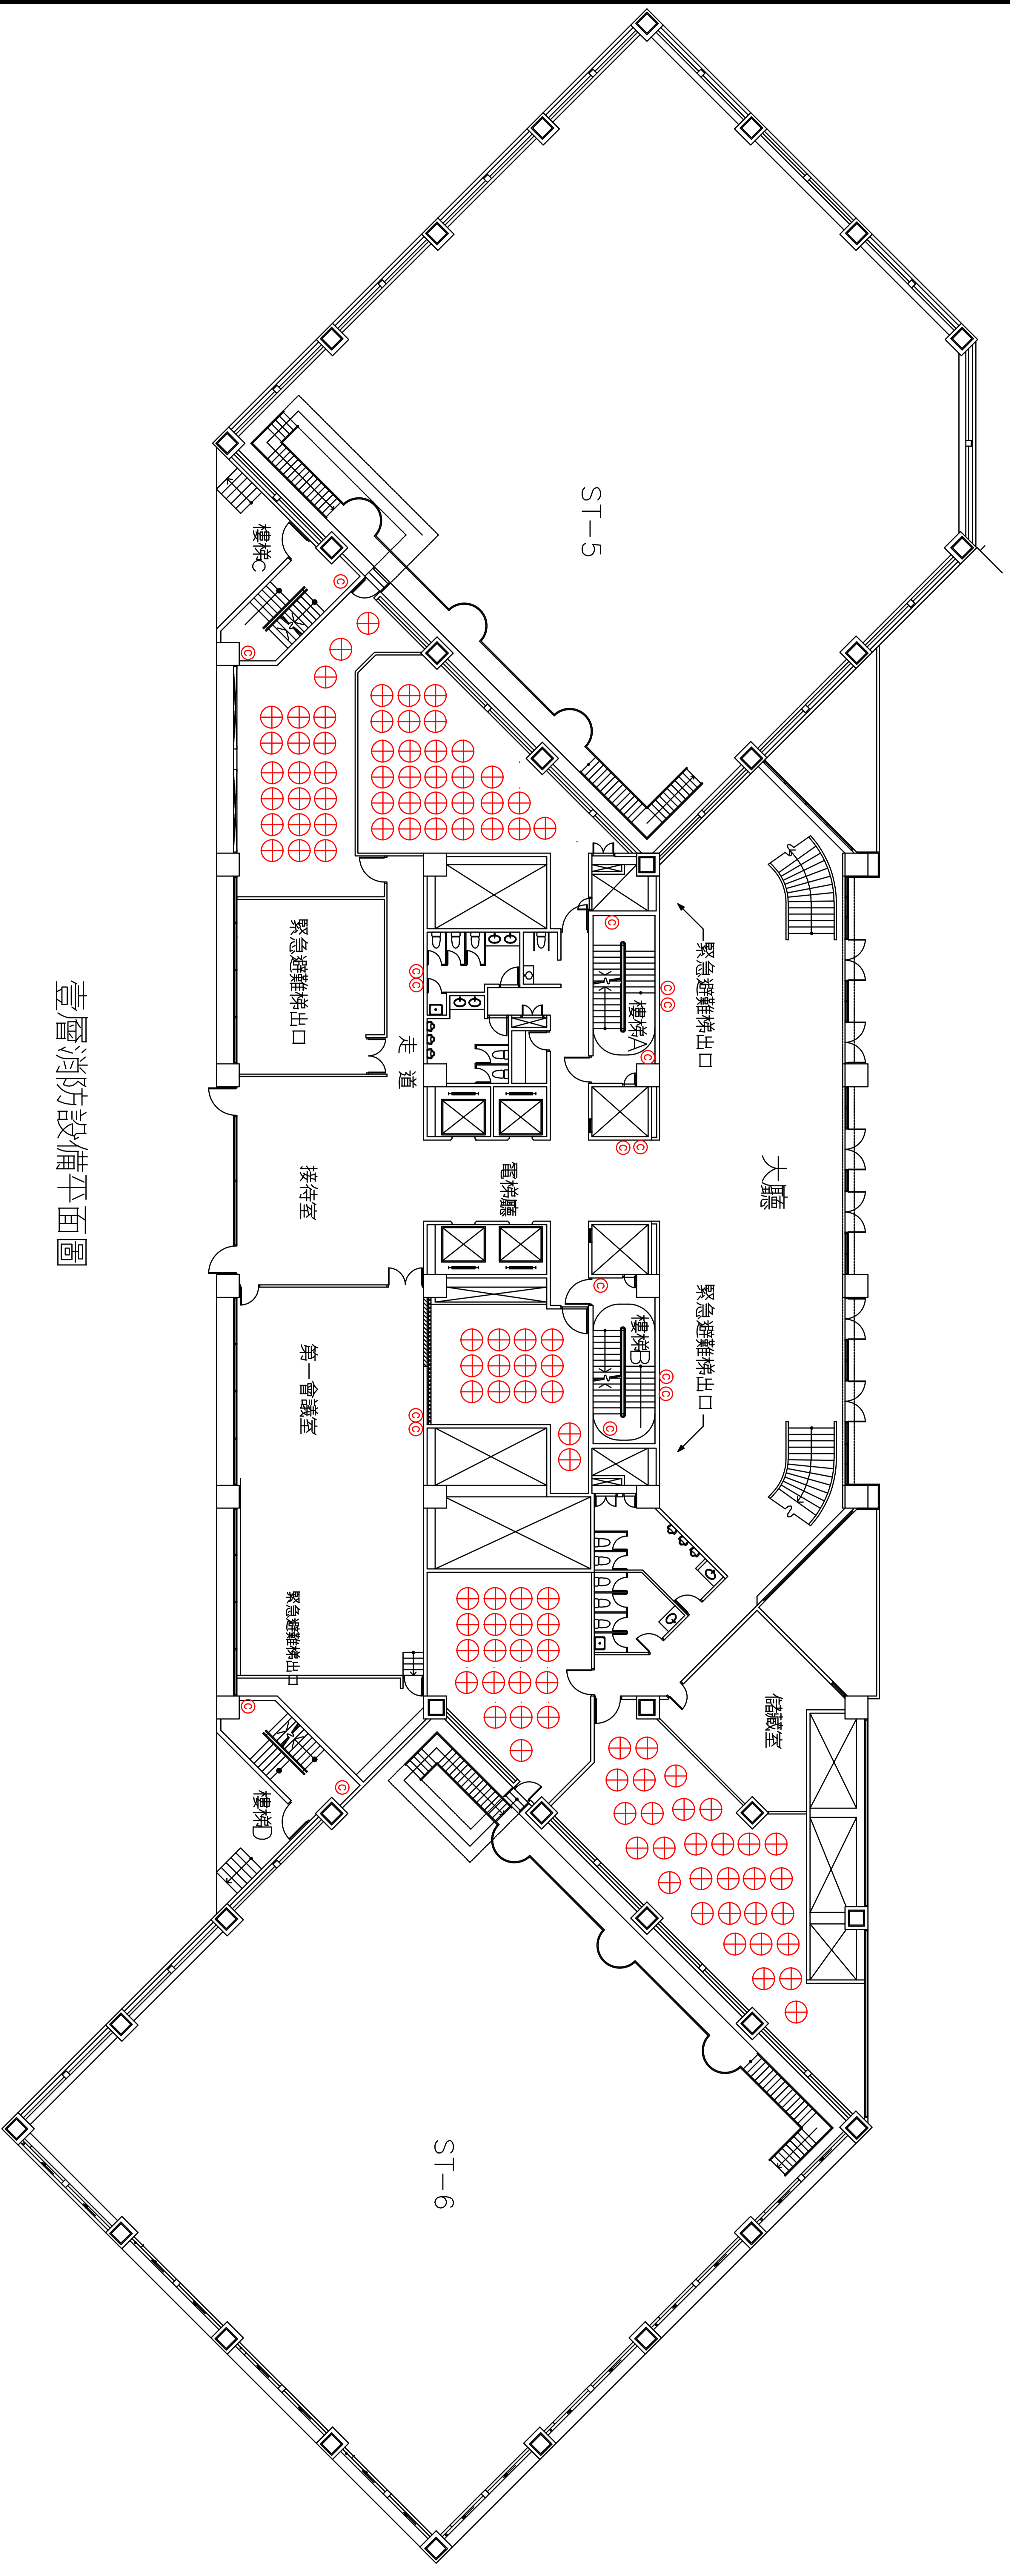

壹層消防設備平面圖

修正 REVISION	內容 DESCRIPTION	日期 DATE	核准 APPROVED BY	繪圖 DRAWING BY	日期 DATE	校核 DRAWING BY	日期 DATE	設計 DESIGNED BY	日期 DATE	核准 DESIGNED BY	日期 DATE	圖號 DRAWING BY	圖序 SHEET NO.
	財團法人公視電視文化事業基金會				107.12							公視A區水電消防工程	F-12
	中樞室 電話 26301846											壹層消防設備平面圖	