


- 圖例說明
- ⊙ 手提乾粉滅火器* 29
 - ⊕ 自動乾粉滅火器* 22

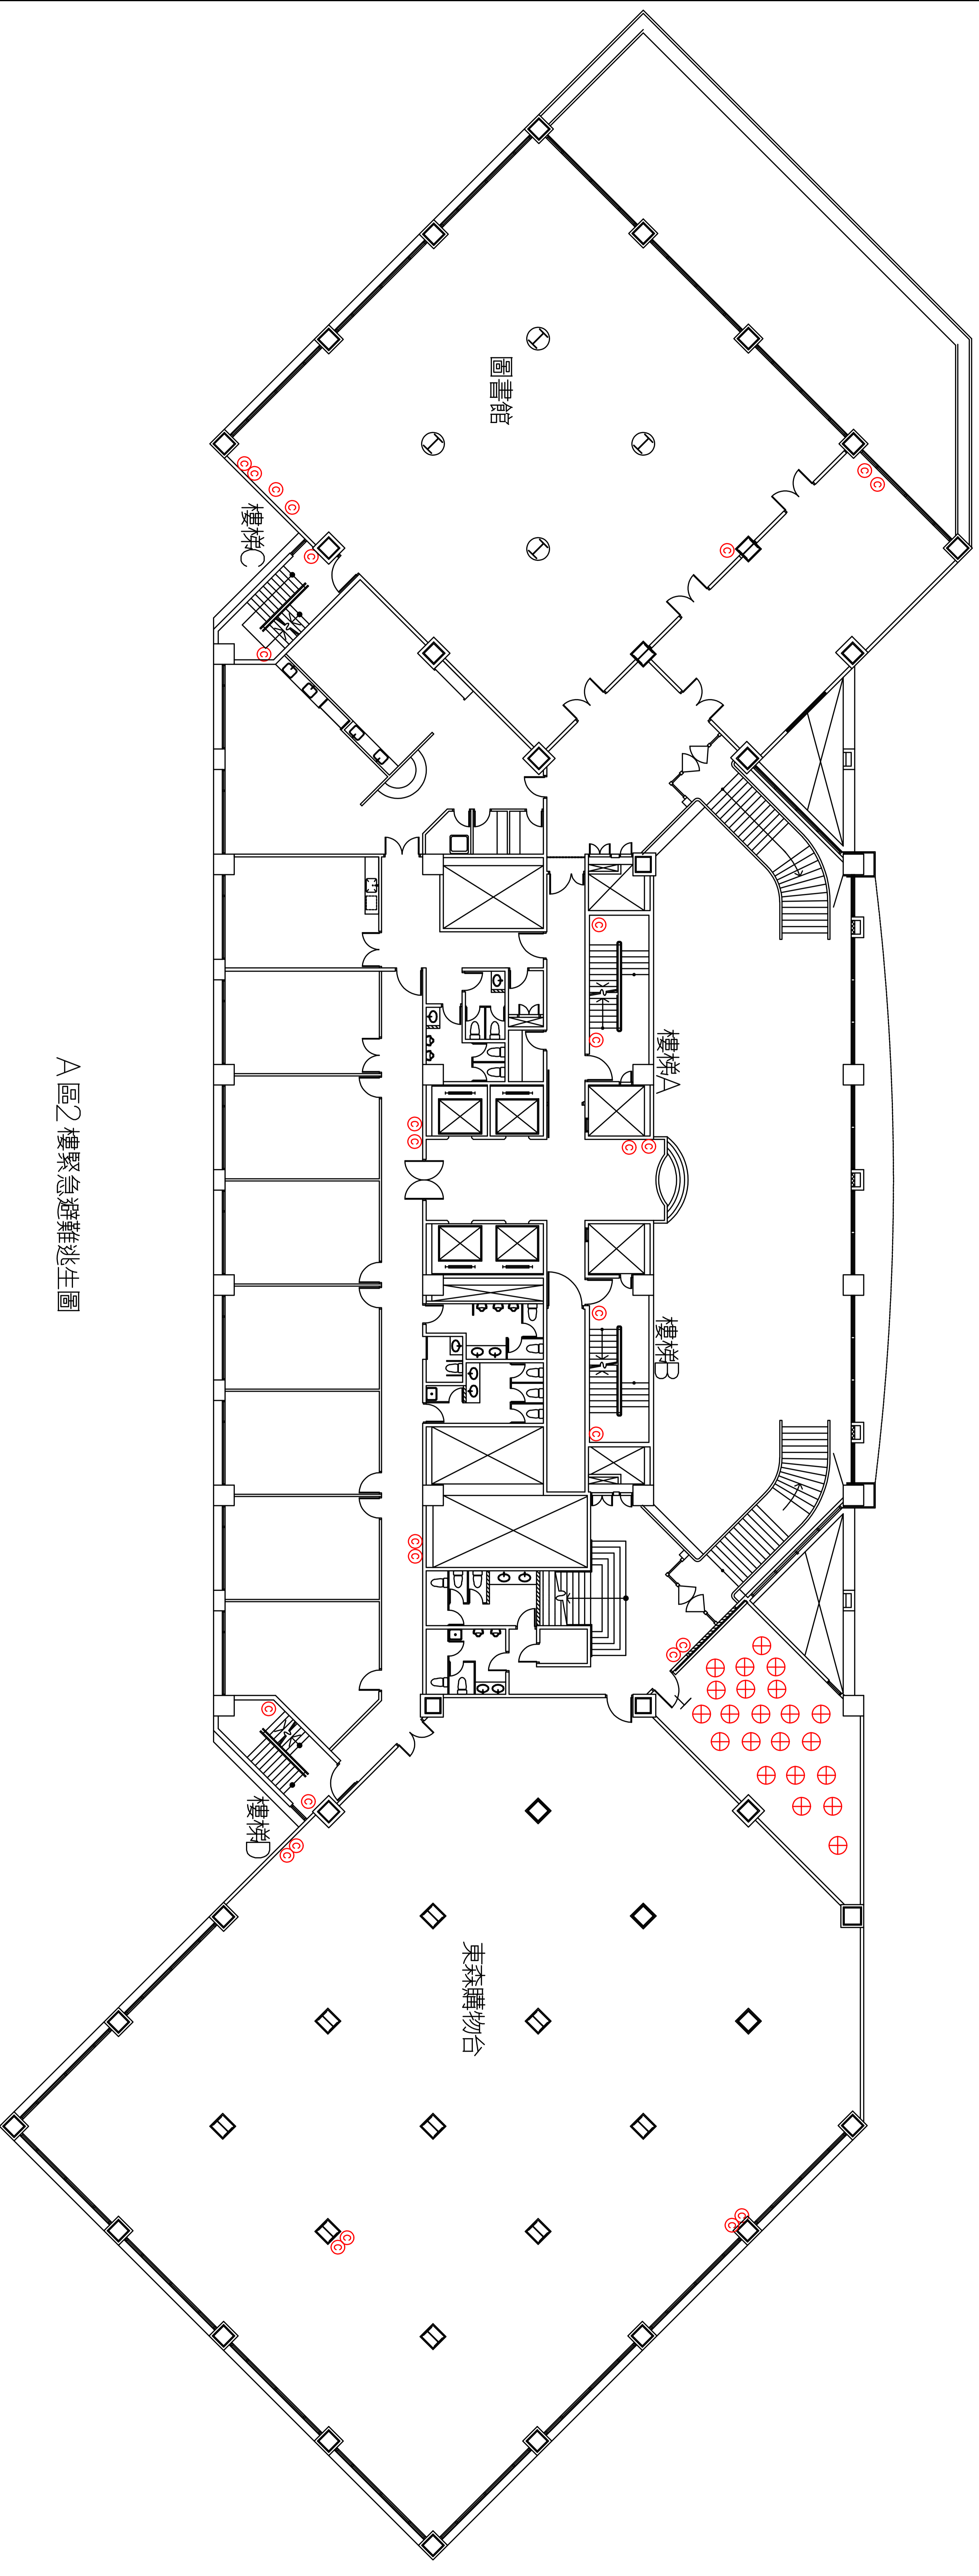

A區2樓緊急避難逃生圖

修正 REVISION	內容 DESCRIPTION	日期 DATE	核准 APPROVED BY	繪圖 DRAWING BY	日期 DATE	核准 DRAWING BY	日期 DATE	圖號 DRAWING BY
	財團法人公共電視文化事業基金會			設計 DESIGNED BY	107.12	核准 DESIGNED BY		圖字 SHEET NO.
	中樞室 電話: 26301946			日期 DATE		日期 DATE		

公視A區水電消防工程

貳層消防設備平面圖